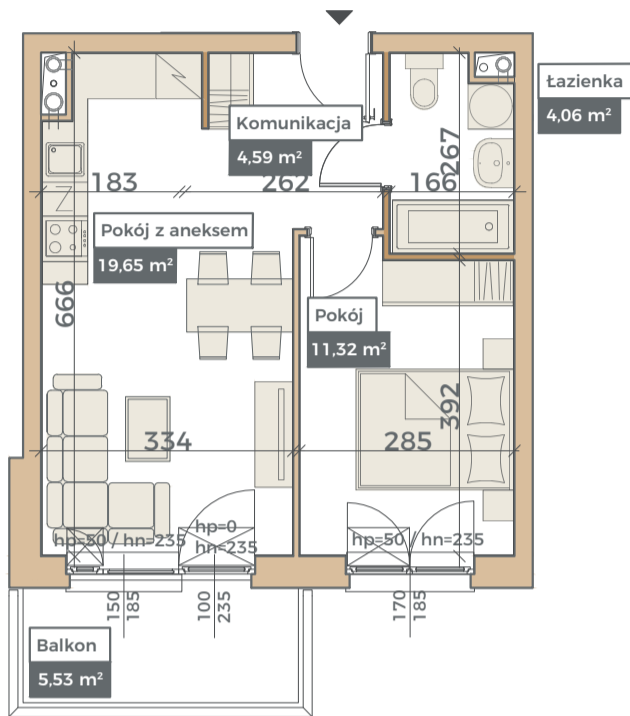
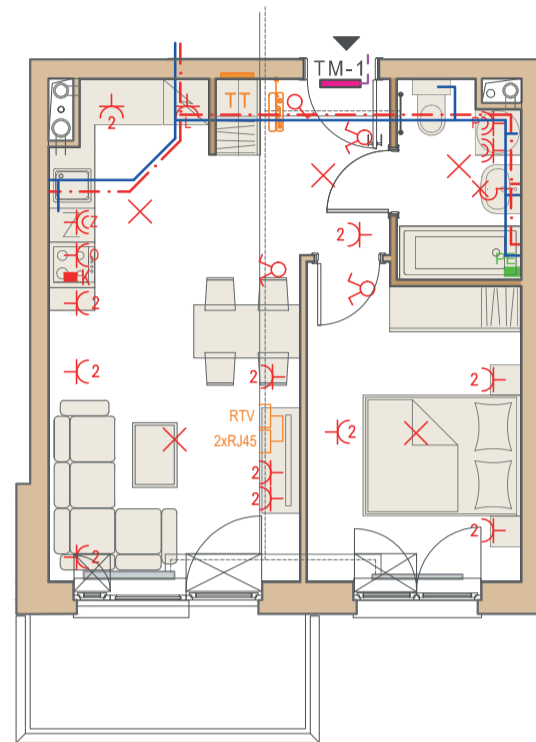


Przykładowa aranżacja

Przebieg instalacji


0 5m

SKALA 1:100


Sytuacja

Rzut kondygnacji ze wskazaniem lokalu

Legenda

	CENTRALNE OGRZEWANIE
	CIEPŁA WODA
	ZIMNA WODA
	GNIAZDA TELETECHNICZNE
	INSTALACJE ELEKTRYCZNE
	ELEKTRYCZNA TABLICA MIESZKANIOWA
	TECHNICZNA SKRZYNIKA MULTIMEDIALNA
	DOMOFON