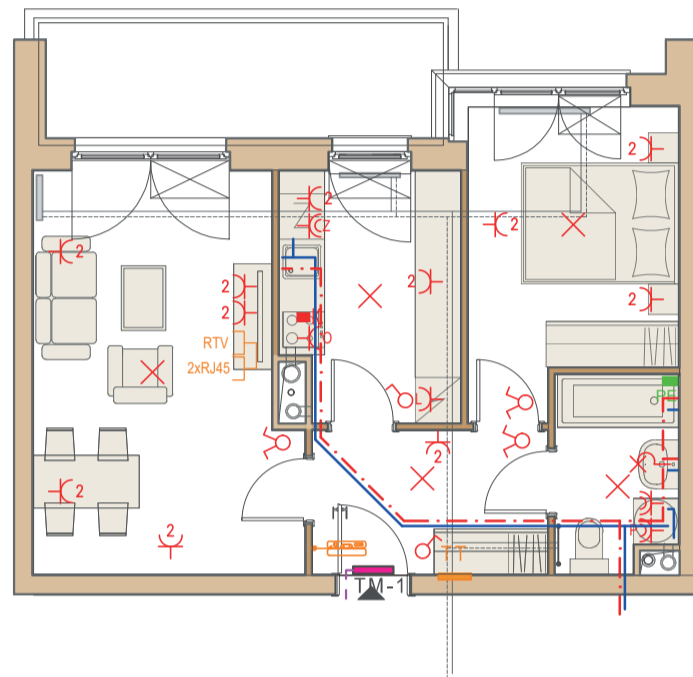
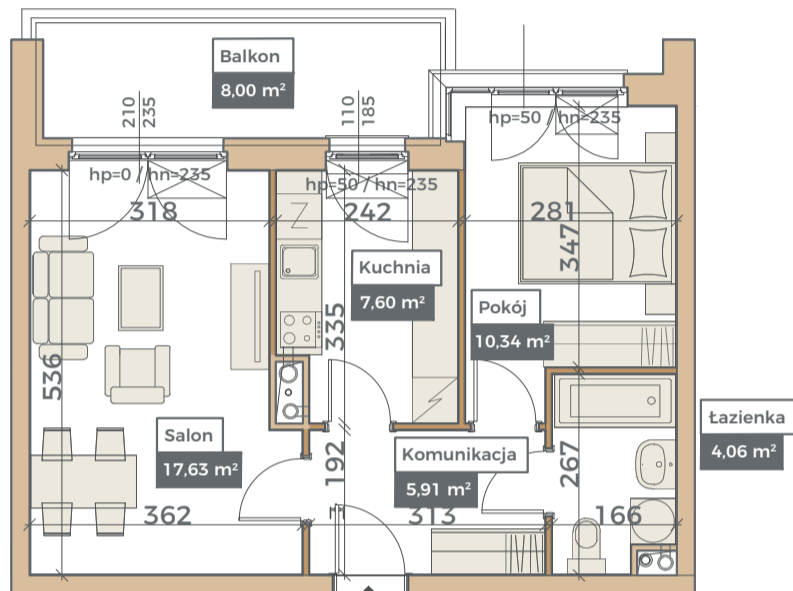
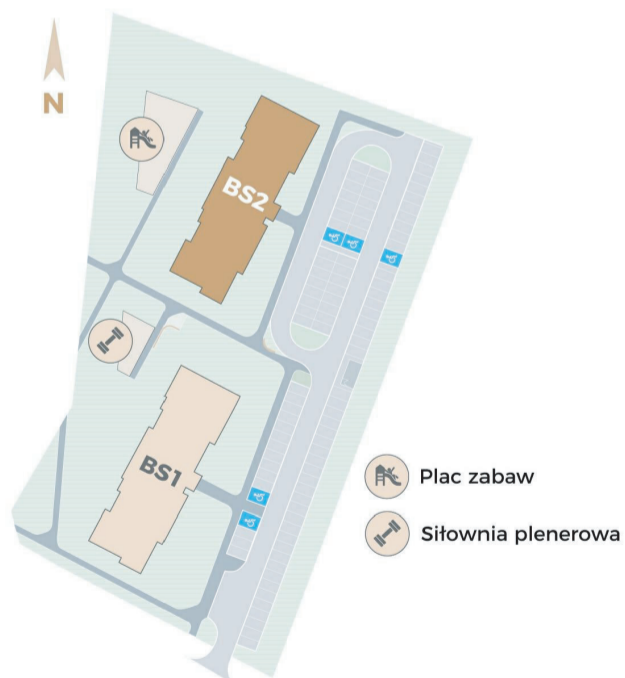
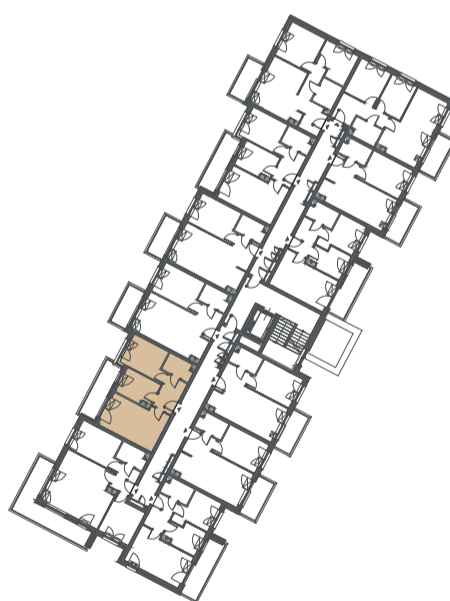


Przykładowa aranżacja
Przebieg instalacji


0 5m

SKALA 1:100


Sytuacja

Rzut kondygnacji ze wskazaniem lokalu

Legenda

- CENTRALNE OGRZEWANIE
- CIEPŁA WODA
- ZIMNA WODA
- 2xRJ45 RTV
- INSTALACJE ELEKTRYCZNE
- ELEKTRYCZNA TABLICA MIESZKANIOWA
- TECHNICZNA SKRZYŃKA MULTIMEDIALNA
- DOMOFON