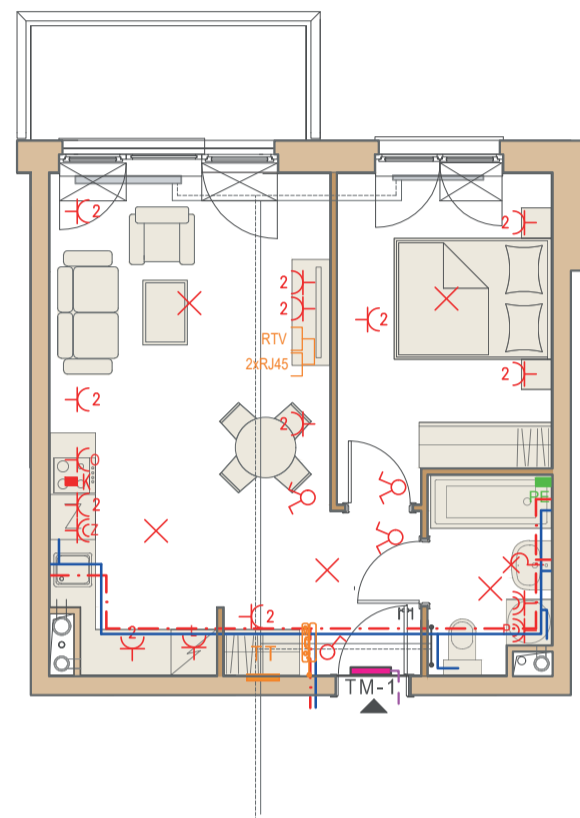
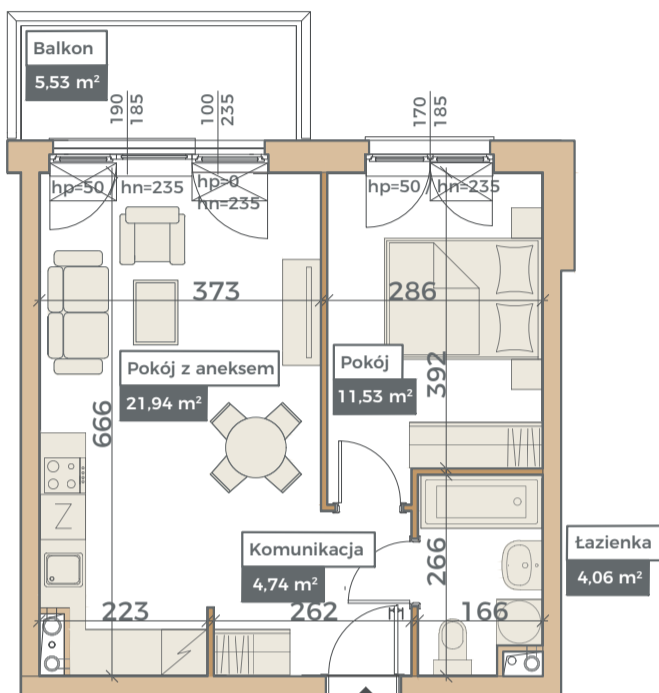
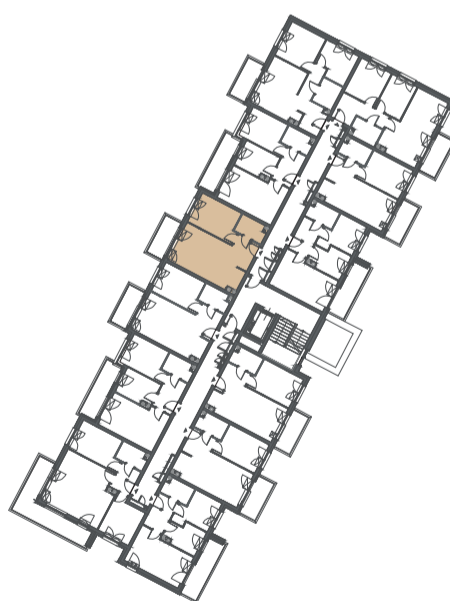


**Przykładowa aranżacja**
**Przebieg instalacji**

 0 5m  
 SKALA 1:100

**Sytuacja**

**Rzut kondygnacji ze wskazaniem lokalu**

**Legenda**

- CENTRALNE OGRZEWANIE
- CIEPŁA WODA
- ZIMNA WODA
- GNIAZDA TELETECHNICZNE
- INSTALACJE ELEKTRYCZNE
- ELEKTRYCZNA TABLICA MIESZKANIOWA
- TECHNICZNA SKRZYNIKA MULTIMEDIALNA
- DOMOFON